



PIANTA UBICAZIONE SERBATOI E DISTANZE DI SICUREZZA

Attività autorizzata al n. 12.1.A del D.P.R. 01/08/2011 n. 151

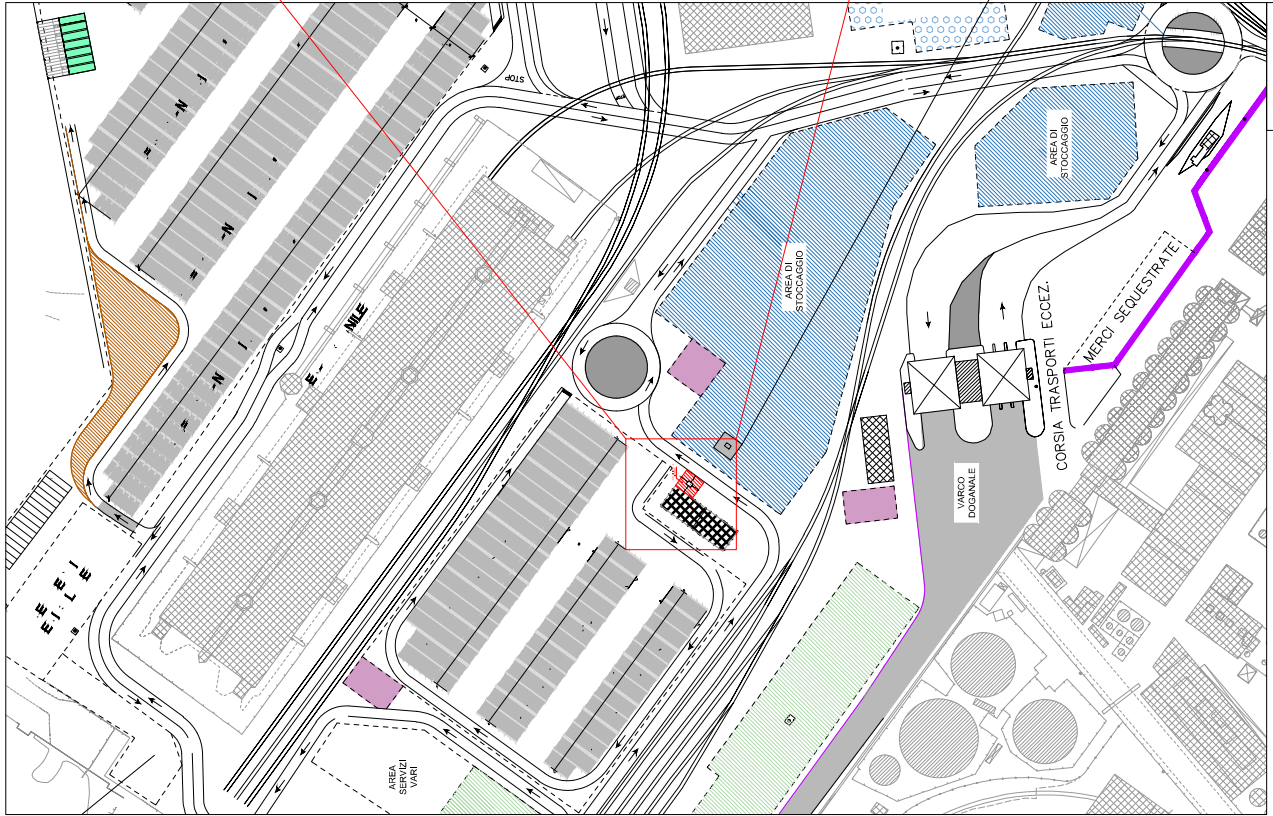

SCALA 1:1000

posizione precedente della cisterna

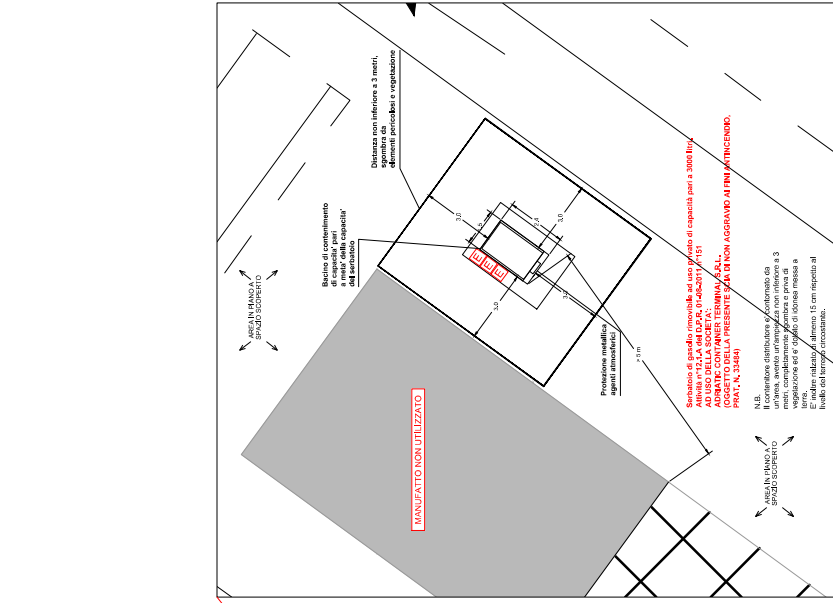

SCALA 1:100

VISTA AEREA UBICAZIONE ATTIVITA'
 Nuova Darsena Porto di Ancona



LEGENDA SIMBOLI ANTINCENDIO

- USCITA DI EMERGENZA
- PERCORSO IN ORIZZONTALE
- PERCORSO IN SALITA
- PERCORSO IN DISCESA
- SEZIONATORE DI EMERGENZA
- SGANCIO ELETTRICITA'
- ESTINTORE PORTATILE A POLVERE capacità estinguento 3 o 5kg, 144BC
- ESTINTORE CARRELLATO A POLVERE 30 kg capacità estinguento 3 o 5kg



E.T.A. INGEGNERIA S.R.L.
 Via P. Borsellino, 126 - 61032 FANO (PU)
 Tel. 0721.863913 - Fax 0721.862852 - email@etaing.it

COMUNE DI ANCONA
 PROVINCIA DI ANCONA (AN)

Progetto: SCIA ANTINCENDIO DI NON AGGRAVIO PER LO SPOSTAMENTO DI UNA CISTERNA DI GASOLIO DI CAPACITA' PARI A 3000 LITRI
 Attività n° 12.1.A dell'Allegato I al D.P.R. 01/08/2011 N. 151 (Pratica V.V.F. 33484)

Data Stampa: 26/06/2020

Commititante: ADRIATIC CONTAINER TERMINAL SRL
 Via Lungomare Varnivelli 60121 - ANCONA (AN)

Ubicazione: Nuova Darsena Porto di Ancona 60121 - ANCONA (AN)

Scalari: VARIE

Objetto: VISTA AEREA UBICAZIONE ATTIVITA' PIANTA UBICAZIONE SERBATOIO E DISTANZE

Tavola: SCIA 02

Responsabile di progetto:
 Ing. Luca Bocchini
 (PIRAMO DITTAUNITE)

Progettazione Impresario:
 E.T.A. INGEGNERIA S.R.L.
 SIA GRUPPO

PROGETTO	DATA	REVISIONE	COMPLETATO