

**COMUNE DI ANCONA**

Autorità di sistema portuale del mare adriatico centrale

**ARENA SUL MARE**

1 - 30 LUGLIO 2024



Molo Clementino  
Porto antico - Ancona -

PROGETTISTA:  
Ing. Claudio Giordani  
Via Sandro Totti 12A  
Tel. 071 8853495  
Email: claudio@claudiogiordani.it

**Valutazione dei livelli di rischio della manifestazione e misure di mitigazione in termini di "safety" per la riduzione del rischio sino ad un livello accettabile.**

Committente: Comune di Ancona	TAVOLA	01 LUGLIO 2024
Planimetria locale pubblico spettacolo capienza 1.377 posti con indicazione dei presidi sanitari, antincendio, delle vie d'esodo e piano d'impiego stewards.	<b>D</b>	
Progettista: Ing. Claudio Giordani - Via Sandro Totti 12/a - Ancona		Scala 1:200

**MARE ADRIATICO**

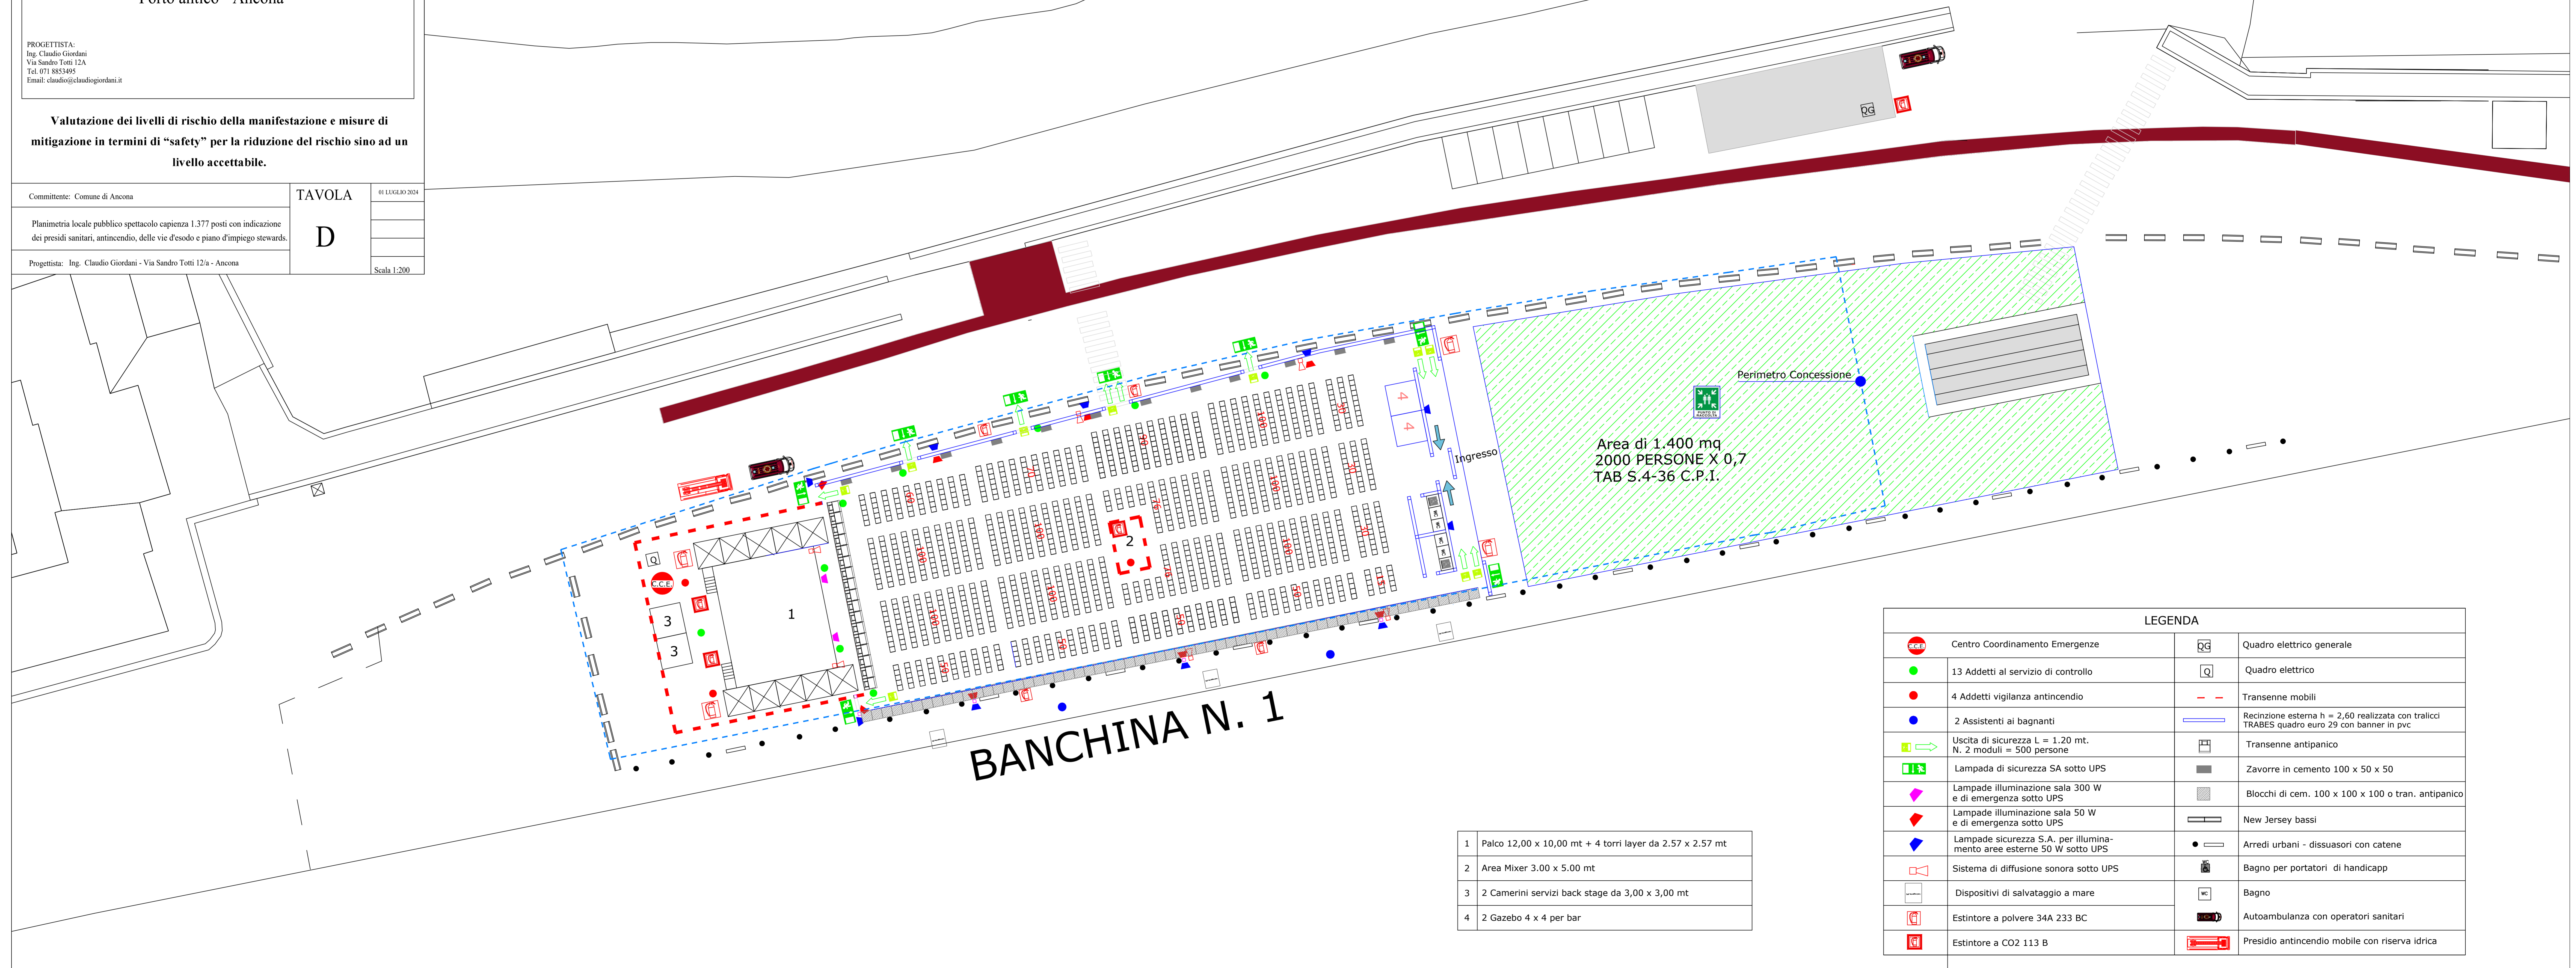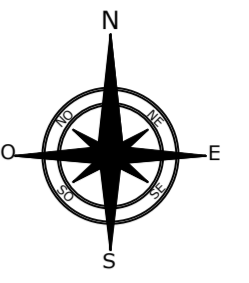

**BANCHINA N. 1**

1	Palco 12,00 x 10,00 mt + 4 torri layer da 2,57 x 2,57 mt
2	Area Mixer 3,00 x 5,00 mt
3	2 Camerini servizi back stage da 3,00 x 3,00 mt
4	2 Gazebo 4 x 4 per bar

LEGENDA			
	Centro Coordinamento Emergenze		Quadro elettrico generale
	13 Addetti al servizio di controllo		Quadro elettrico
	4 Addetti vigilanza antincendio		Trasenne mobili
	2 Assistenti ai bagnanti		Recinzione esterna h = 2,60 realizzata con tralci TRABES quadro euro 29 con banner in pvc
	Uscita di sicurezza L = 1,20 mt. N. 2 moduli = 500 persone		Trasenne antipanico
	Lampada di sicurezza SA sotto UPS		Zavorre in cemento 100 x 50 x 50
	Lampade illuminazione sala 300 W e di emergenza sotto UPS		Blocchi di cem. 100 x 100 x 100 o tran. antipanico
	Lampade illuminazione sala 50 W e di emergenza sotto UPS		New Jersey bassi
	Lampade sicurezza S.A. per illuminamento aree esterne 50 W sotto UPS		Arredi urbani - dissuasori con catene
	Sistema di diffusione sonora sotto UPS		Bagno per portatori di handicapp
	Dispositivi di salvataggio a mare		Bagno
	Estintore a polvere 34A 233 BC		Autoambulanza con operatori sanitari
	Estintore a CO2 113 B		Presidio antincendio mobile con riserva idrica